


L.1.2.1

Установка серии 4000 на высоте 4,000м

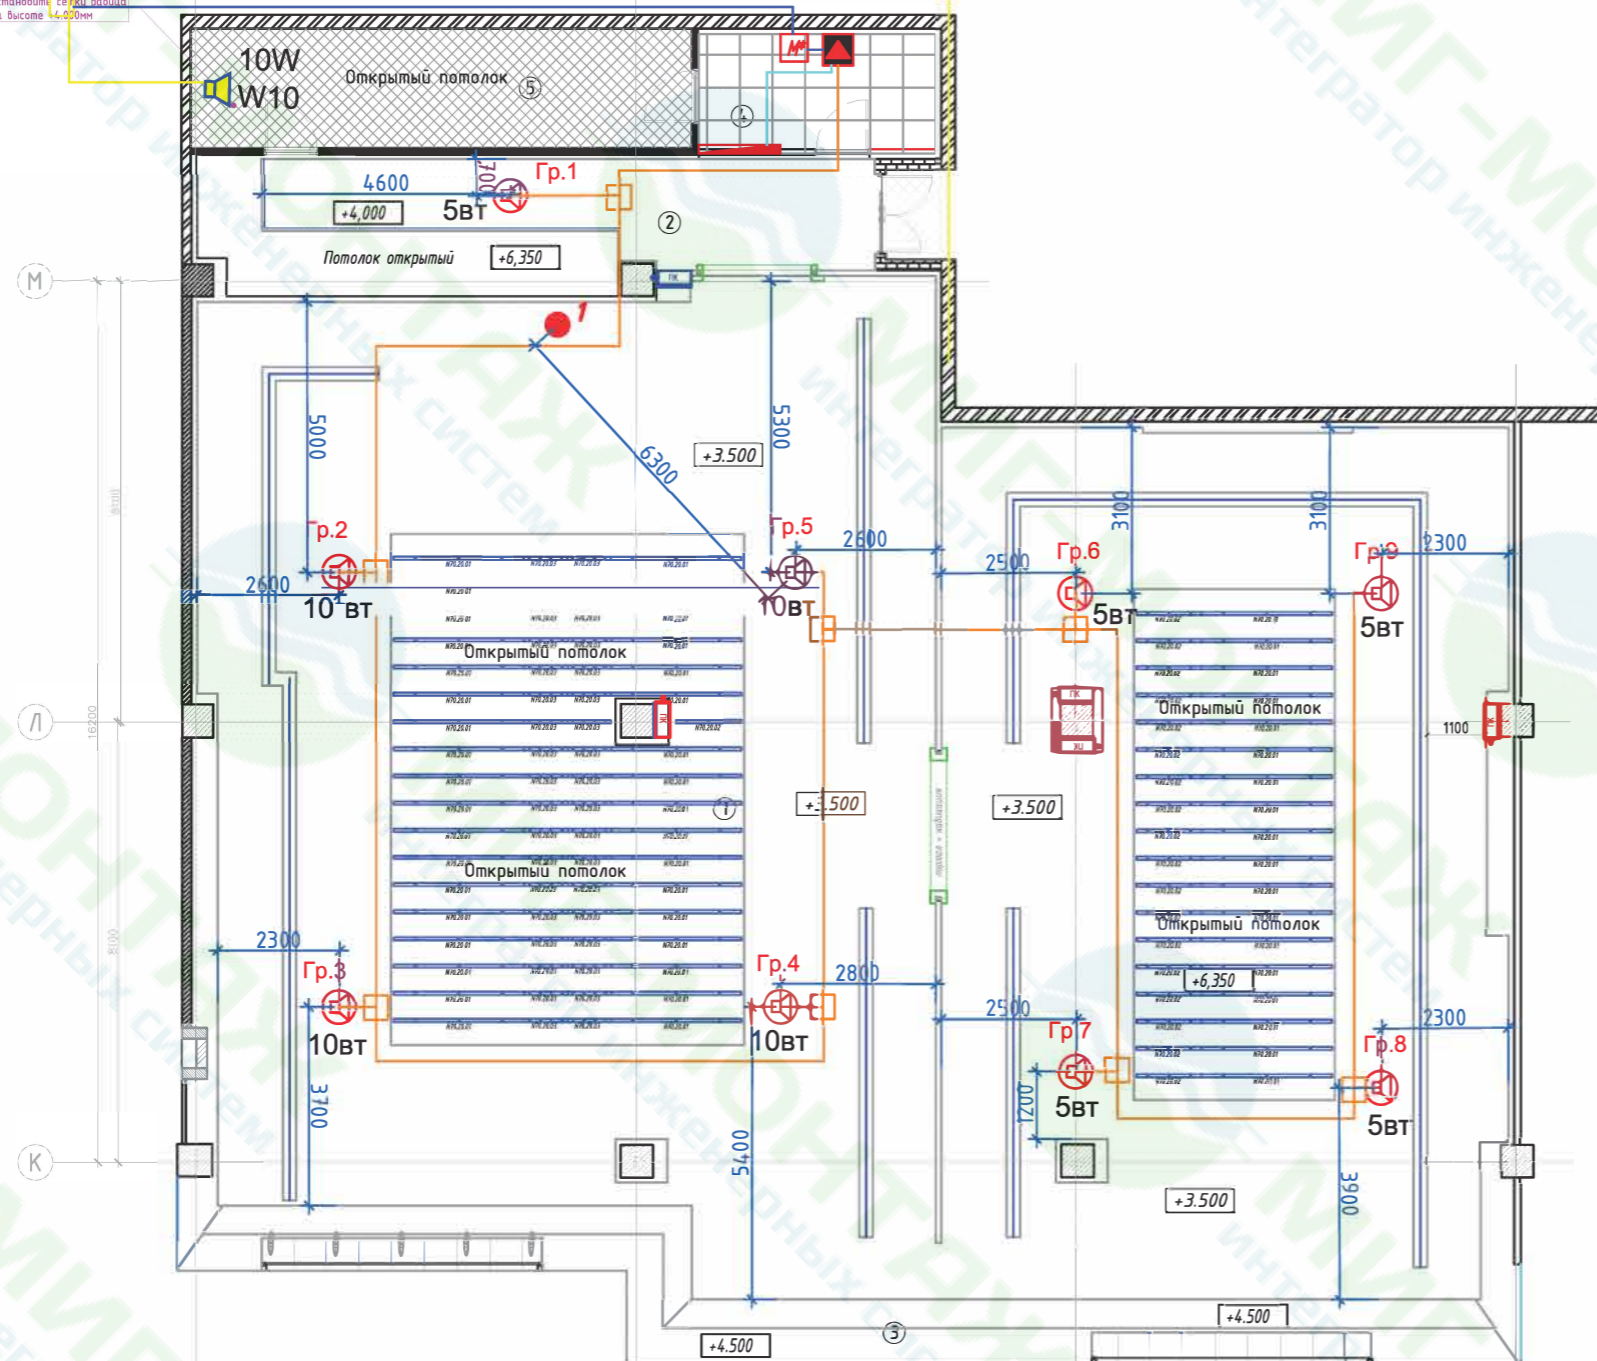

Экспликация помещений			
Номер помещ.	Наименование	Площадь, м ²	%
ТОРГОВАЯ ПЛОЩАДЬ:		455.7	90.5
1	Торговый зал	395.6	
2	Примерочные	28.3	
3	Витринная зона	31.8	
ПОДСОБНАЯ ПЛОЩАДЬ:		30.1	6.0
4	Комната подготовки т-ра	9.4	
5	Помещение для хранения суточного запаса товара	20.7	
ОБЩАЯ ПЛОЩАДЬ:		485.8	
Площадь по замерам:		503.5	

Экспликация потолка					
№	Наименование помещений	Обознач. на плане	Материал	Кол-во м.кв S ²	Кол-во м.кв P
1	Торговый зал + витрины	[Symbol]	Подвесной потолок из ГКЛ цвет-белый "Finn color Oasis interior" F486	327.5	--
			Кассетный алюминиевый потолок, кассета 600x600мм, цвет белый(закрывается под.орг.)	5.9	22.0
			Открытый потолок	95.7	--
2	Примерочные	[Symbol]	Подвесной потолок из ГКЛ цвет-белый "Finn color Oasis interior" F486	18.7	--
			Открытый потолок	10.5	--
4	Комната подготовки товара	[Symbol]	Подвесной потолок "Грильято" цвет-металлик матовый, размер 100x100мм	9.4	12.4
5	Помещение для хранения суточного запаса товара	[Symbol]	Открытый потолок	20.7	--

Условные обозначения:

- Громкоговоритель настенный, существующий;
- Громкоговоритель потолочный (10/10 Вт) устанавливаемый на 10Вт, CS-05A, Inter-M;
- Усилитель мощности Октава-80Б (с внутр. блок питанием);
- Кабельная трасса СОУЭ торгового центра;
- Кабельная трасса магазина, прокладываемая, кабель 2x1,5мм² LINC TP180;
- Кабельная трасса линейного сигнала, прокладываемая, кабель КПСнг(A)-FRHF FE180 1x2x0,75
- Кабельная трасса питания, прокладываемая, кабель ВВГнг(A)-FRLS 3x1,5
- Управляющий модуль АПС, FDCIO 222
- Коробка распределительная
- Расчетная точка

Изм.						A55-АПС, СОУЭ								
ООО "Миг-Монтаж" - монтаж и проектирование систем оповещения www.migmontage.ru														
Нач.отдела	ГИП	Разработал	Проверил	Н.Контроль	Изм.	Кол.уч.	Лист	№ док.	Подпись	Дата	Система автоматической пожарной сигнализации и оповещения людей при пожаре	Стадия	Лист	Листов
		Мышковец Ю.Я.	Алтухов Н.А.									P	5	
План расположения оборудования и разводки кабельной сети СОУЭ (сущест. и проектируемый)											ООО "МИГ-Монтаж"			